


BUDOWA UL. OW PLANSZA ZBIORCZA UZB

dz. nr 57/2; 57/1; 60/12; 60/8; 60/3; 51/1; 51/2; 51/8;

60/1 o
skala

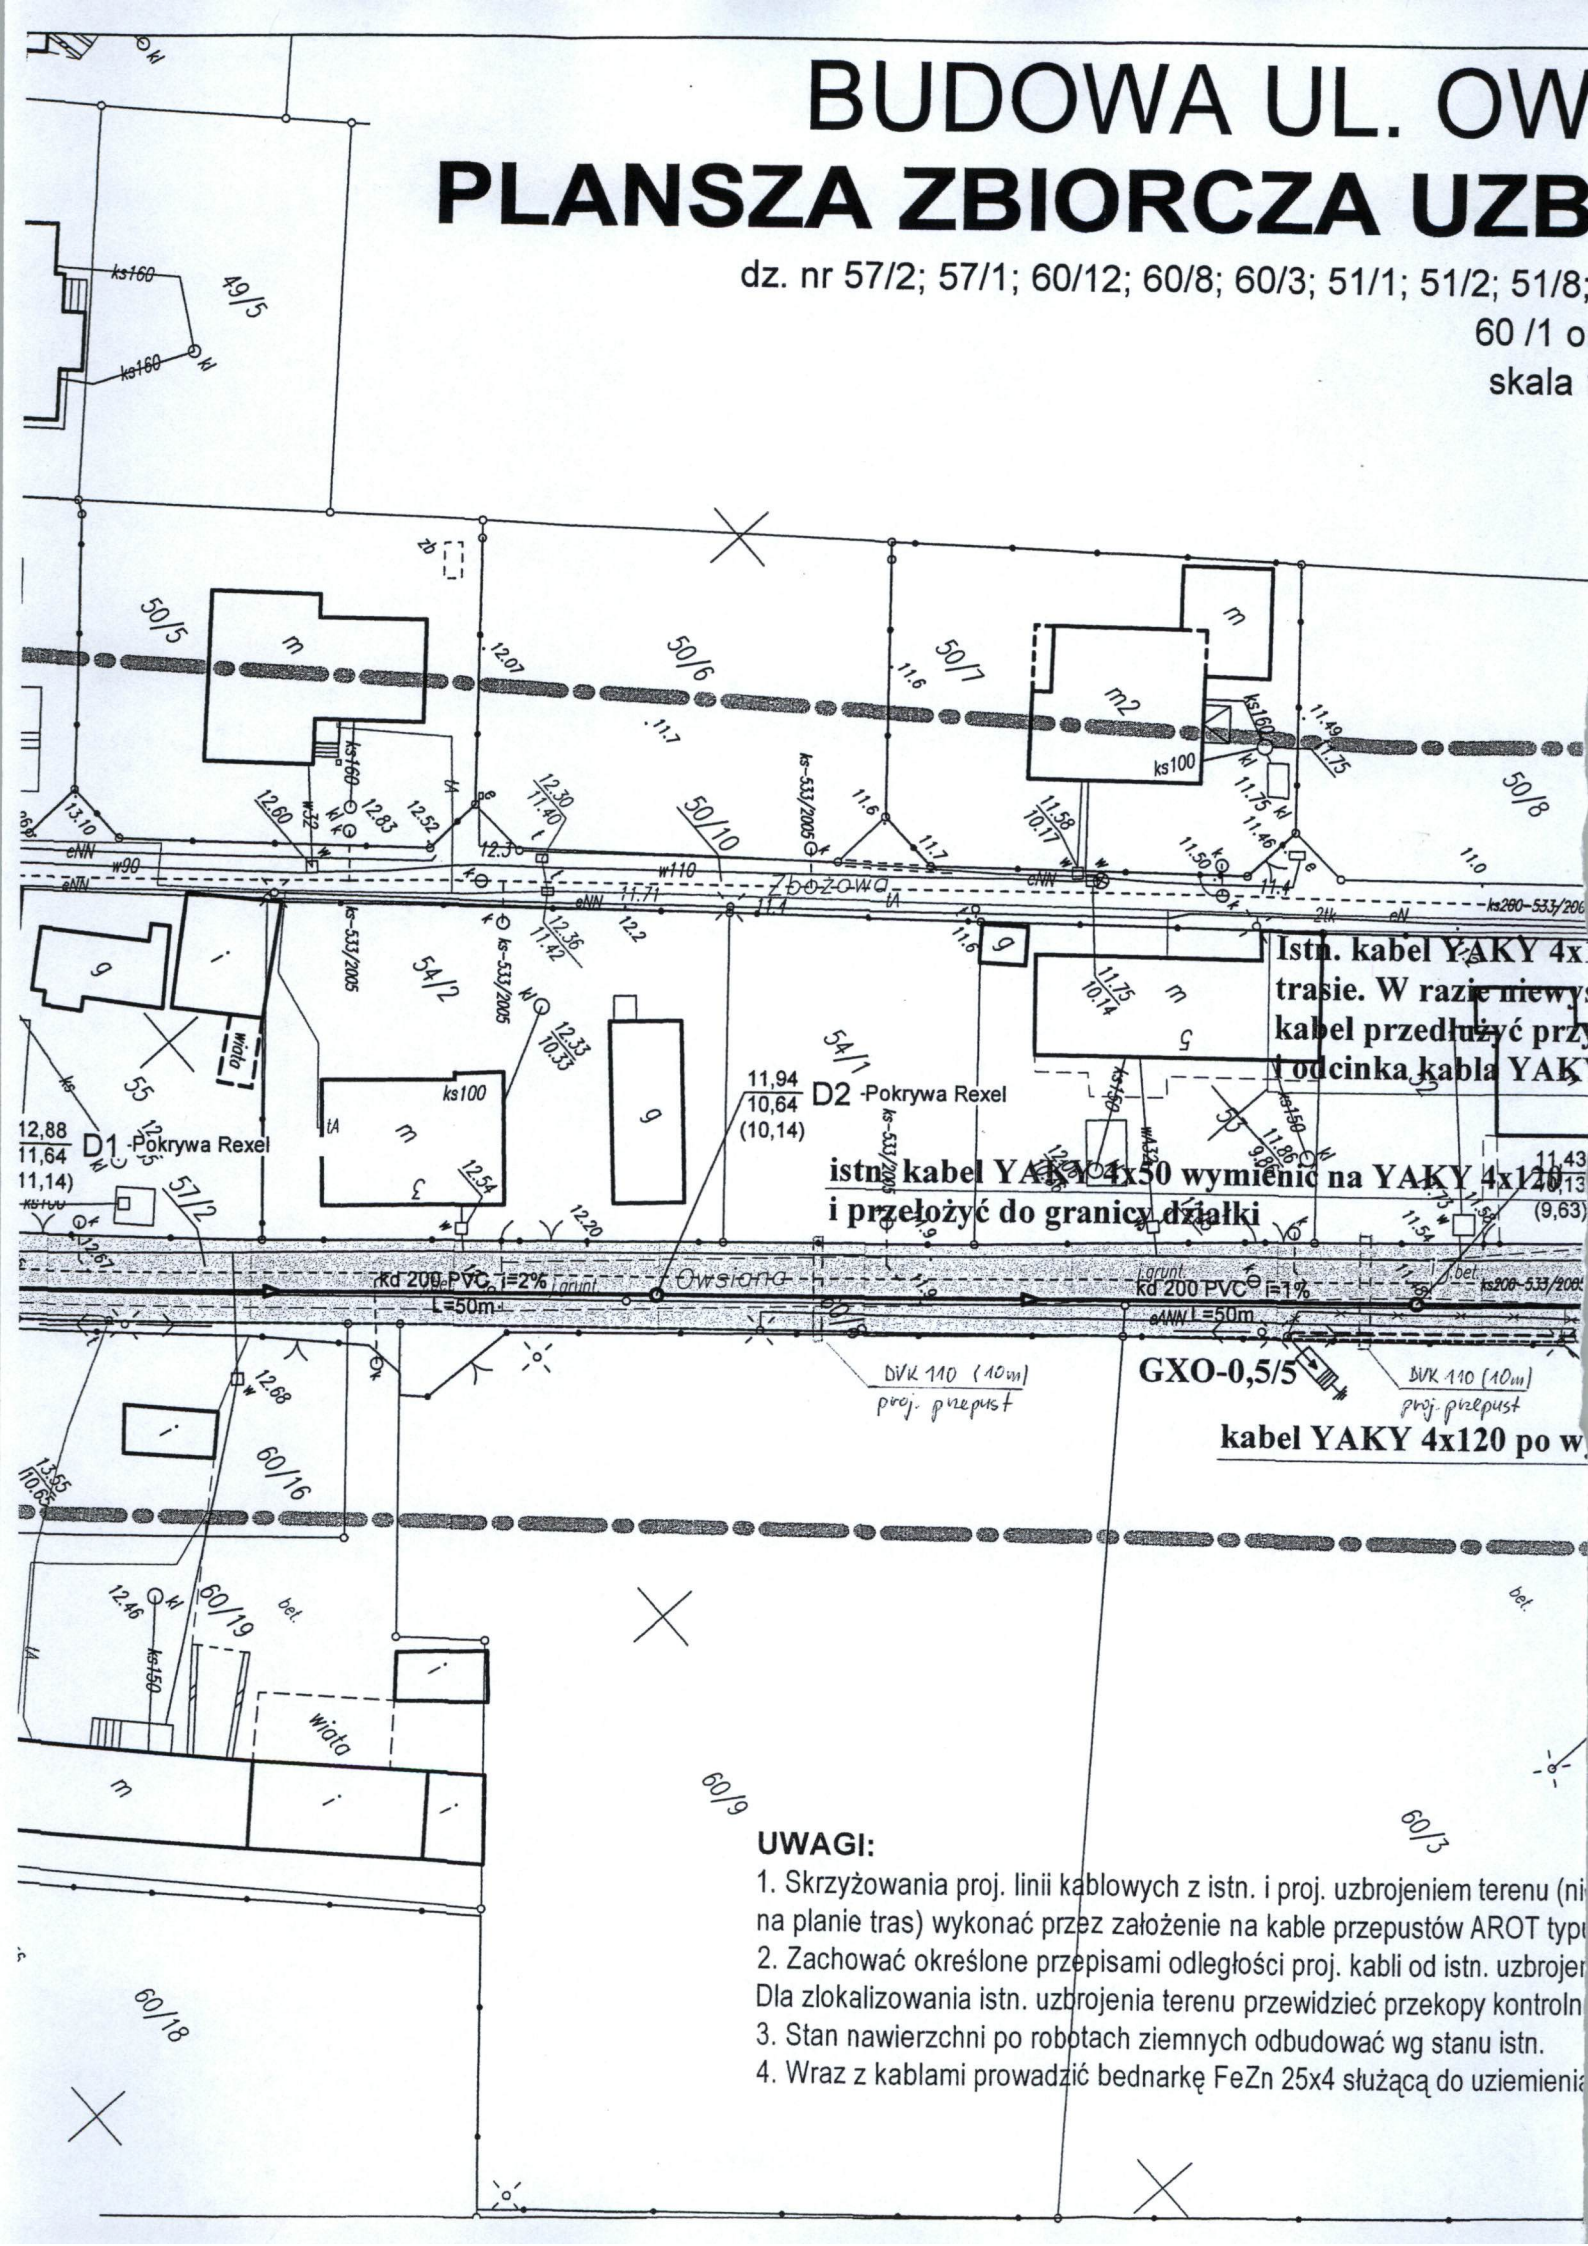

UWAGI:

1. Skrzyżowania proj. linii kablowych z istn. i proj. uzbrojeniem terenu (ni na planie tras) wykonać przez założenie na kable przepustów AROT typu...
2. Zachować określone przepisami odległości proj. kabli od istn. uzbrojenia. Dla zlokalizowania istn. uzbrojenia terenu przewidzieć przekopy kontrolne.
3. Stan nawierzchni po robotach ziemnych odbudować wg stanu istn.
4. Wraz z kablami prowadzić bednarkę FeZn 25x4 służącą do uziemienia.

SIANEJ W RUMI ROJENIA PODZIEMNEGO

Starostwo Powiatowe w Wejherowie
Wydział Architektury i Budownictwa
84-200 Wejherowo ul. 3 Maja 4
tel. (058) 572-94-47 fax (058) 572-95-01
191686414 NIP: 688 187 10 6

51/9; 58; 59/3; 60/1; 51/4; 51/5; 51/6; 51/7 obręb 1

obręb 2

1:500

Starostwo Powiatowe w Wejherowie
Zespół Uzgadniania Dokumentacji

Na podstawie art. 28 ust. 1 ustawy z dnia 17 maja 1989 r.
- Prawo geodezyjne i kartograficzne (Dz. U. z 2000 r.
Nr 100 poz. 1265 i Nr 120, poz. 1265) uzgodniono
usytuowanie projektowanych sieci uzbrojenia terenu.

jak u opinii
(wyszczególnienie uzgadnianych sieci uzbrojenia terenu)

Uzgodnione usytuowanie sieci uzbrojenia terenu podlega
wyznaczeniu i geodezyjnej inwentaryzacji powykonawczej
przez jednostki uprawnione do wykonywania prac
geodezyjnych.

Wzrost kosztów realizacji sieci uzbrojenia terenu
zgodnie z projektem inwestor zobowiązany jest
zrealizować. Wzrost kosztów pomiarów powykonawczych
wliczony w ogólną administrację architektoniczno -
budowlaną.

Uzgodnione usytuowanie projektowanych sieci uzbrojenia
terenu zachowuje ważność przez okres 3 lat od dnia
podpisania projektu.

W przypadku, o którym mowa
w art. 31 ust. 1 pkt 2 ustawy z dnia 17 maja 1989 r.
- Prawo geodezyjne i kartograficzne (Dz. U. z 2000 r.
Nr 100 poz. 1265 i Nr 120, poz. 1265) uzgodniono
usytuowanie projektowanych sieci uzbrojenia terenu.

120 odkopać i ułożyć po nowej
starczającej długości kabla istn.
zastosowaniu mufy przelotowej
Y 4x120.

proj. SRS 110, l=7m

ymianie i przełożeniu

proj. 2 x SRS 110, l=7m

BOPi

proj. ZK3

SD4 słup R10/ZN wraz z 2 kablami zdemontować. Dla
podwieszenia oświetlenia ustawić słup BK-10/ZN. Projekt
oświetlenia zawarty jest w oddzielnym opracowaniu.
(Pierwotnie oświetlenie przewidziano na istn. słupie).

Przedsiębiorstwo Robót Elektrycznych ELSPIN 84-230 Rumia, ul. Poznańska 14/8	
Nazwa opracowania	Projekt usunięcia kolizji linii elektroenergetycznych z układem drogowym ulicy Owsianej w Rumie
Temat rysunku	Plan tras linii kablowych po usunięciu kolizji
Inwestor	Urząd Miejski Rumia 84-230 Rumia, ul. Sobieskiego 7
Lokalizacja	Rumia
Projektował	mgr inż. Ryszard Szydłowski nr upr. 6123/Gd/94 mgr inż. Ryszard Szydłowski Uprawnienia budowlane do projektowania bez ograniczeń w zakresie sieci oraz instalacji elektrycznych
skala 1:500	
02.2010	
RYS. NR 1	