
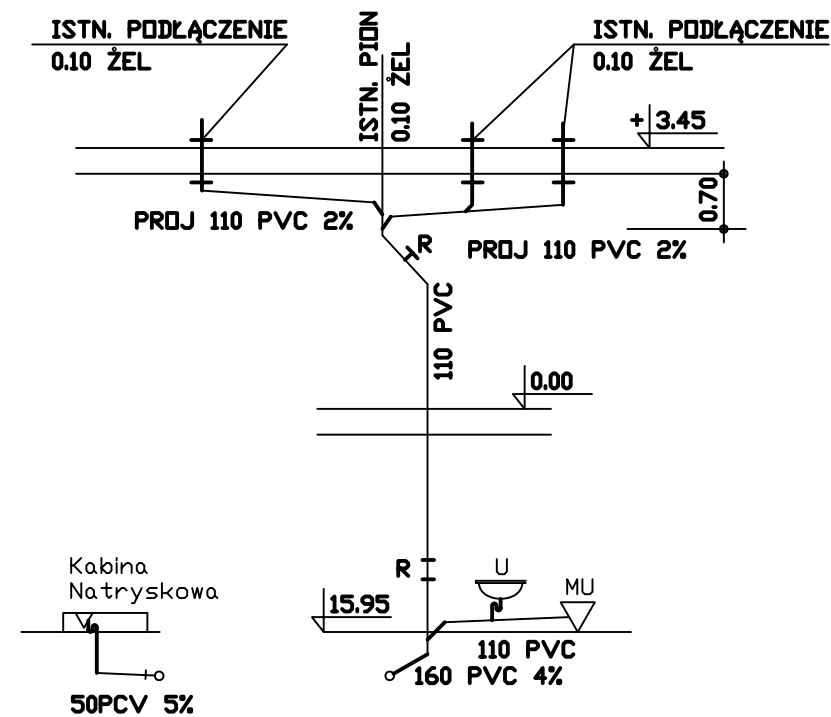


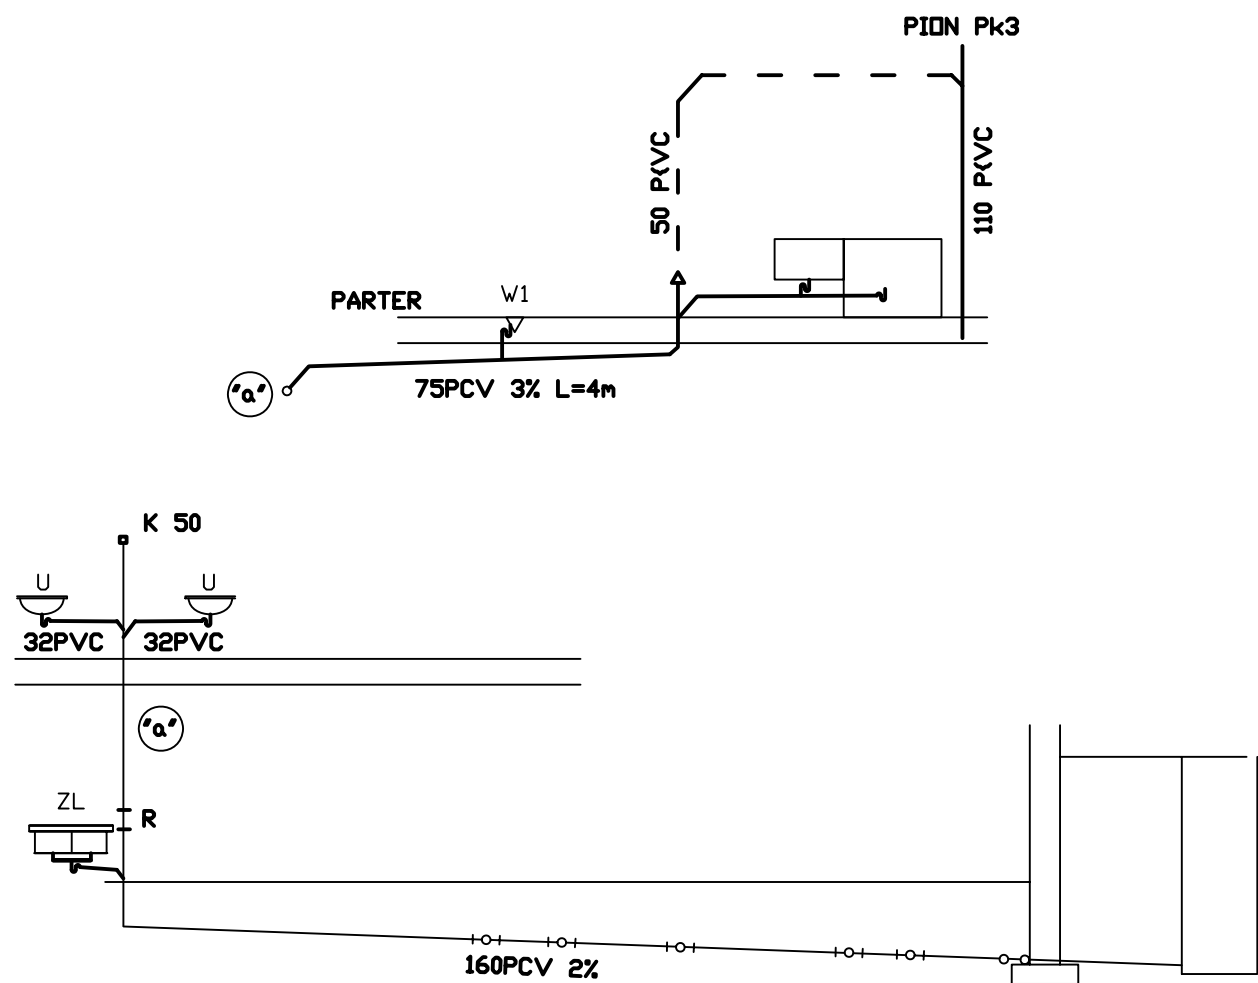

p.p. 14.0 mnpm

RZĘDNA DNA PRZEWODU	15.28	15.18	15.16	15.13	15.09	15.08	15.05	15.05	15.00
DŁUGOŚĆ		4.80	1.10	1.60	2.20	0.8	1.30	2.50	
ODLEGŁOŚCI	0.00	4.80	5.40	7.50	9.70	10.50	11.80	12.00	14.50
		5	6	7	8	9	10	11	Sk2

15.23	15.18
0.00	1.00
KN 5	

15.16	15.18
0.00	0.50
6	Pk2

USŁUGI PROJEKTOWE Gdynia ul. Zygmunta Augusta 9/10			
Inwestor Gmina Miasta Rumia 84-230 Rumia ul. Sobieskiego 7			
Objekt SZKOŁA PODSTAWOWA Nr6 Rumia ul. Sienkiewicza	Nazwa rysunku INSTALACJA WOD-KAN ROZWINIĘCIA Ks	Skala 1:100	nr. rys. 7
	Projektant mgr inż.Ewa Olechnowicz-Kocemba 465/Gd/81 – POM/IS/3529/01	Podpis	
	Sprawdzający mgr inż.Wanda Łapińska ST-1501/74 – POM/IS/2828/01		