


Montować kratkę wentylacyjną 14x14
na wysokości zaworu

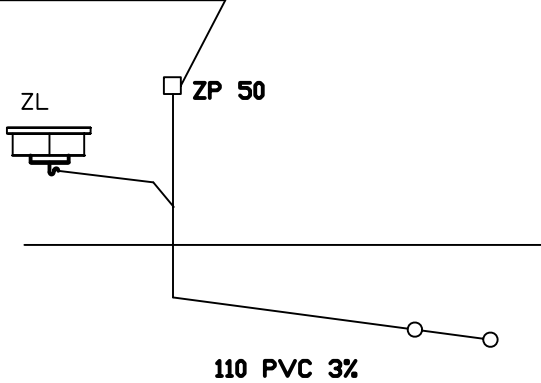


p.p. 14.0 mnpm

RZĘDNA DNA PRZEWODU	15.51	15.41	15.38
DŁUGOŚĆ		3.20	1.00
ODLEGŁOŚCI	0.00	3.20	4.20

ZP VI IV

Montować kratkę wentylacyjną 14x14
na wysokości zaworu

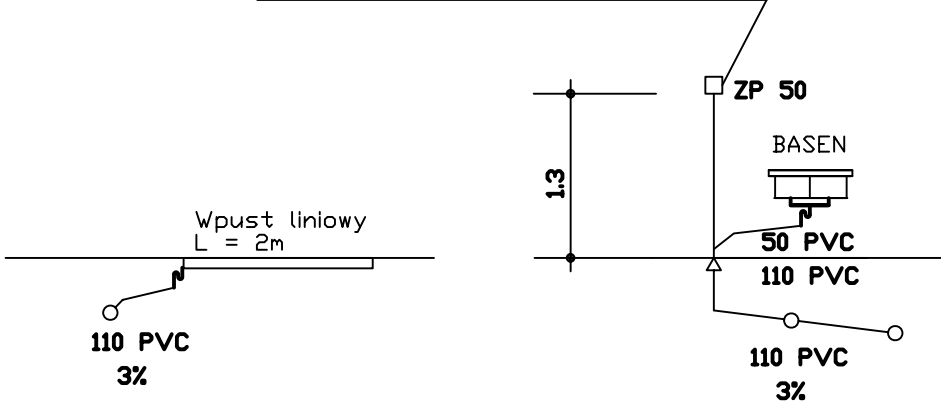

15.41	15.43
0.80	0.80

VI WL

15.42	15.39	15.35
0.00	1.10	1.30
	1.10	2.40

ZP VII V

15.41	15.39
0.00	0.50
	0.50

W3 VII

USŁUGI PROJEKTOWE Gdynia ul. Zygmunta Augusta 9/10

Inwestor
Gmina Miasta Rumia 84-230 Rumia ul. Sobieskiego 7

Objekt SZKOŁA PODSTAWOWA Nr6 Rumia ul. Sienkiewicza	Nazwa rysunku INSTALACJA WOD-KAN ROZWINIĘCIA Kt	Skala 1:100	nr. rys. 10
	Projektant mgr inż.Ewa Olechnowicz-Kocemba 465/Gd/81 – POM/IS/3529/01	Podpis	
	Sprawdzający mgr inż.Wanda Łapińska ST-1501/74 – POM/IS/2828/01		