

MAPA SYTUACYJNO-WYSOKOŚCIOWA
z uzbrojeniem podziemnym
SKALA 1:500
MAPA DO CELÓW PROJEKTOWYCH

woj. pomorskie
pow. wejherowski
miasto: Rumia

obreb: 18
działki: 333/1,333/2,333/3
stan (S+U+W) aktualny na dzień 27.05.2013
układ odniesienia "2000"
poziom odniesienia "Kronsztadt"

Sporządził :
KERG : 2433/2013
Wejherowo 27.05.2013


Pomiar szczegółów metoda bezpośrednia
bez prawnego ustalenia granic działek.

Wszelkie trwałe obiekty budowlane
podlegają wytyczeniu przez jednostkę
wykonawstwa geodezyjnego.

UWAGA !
Nie wyklucza się istnienia innych
nie wykazanych na niniejszej mapie
urządzeń podziemnych, które nie były
zgłoszone do inwentaryzacji.

w zakresie opracowania brak
projektowanych sieci lub przyłączy.
Wejherowo 27.05.2013

BIURO USŁUG GEODEZYJNYCH
Jan Brzóska, Andrzej Draszka S.C.
81-537 Gdynia, ul. Łużycka 4
tel./fax 622-43-66, 622-44-44

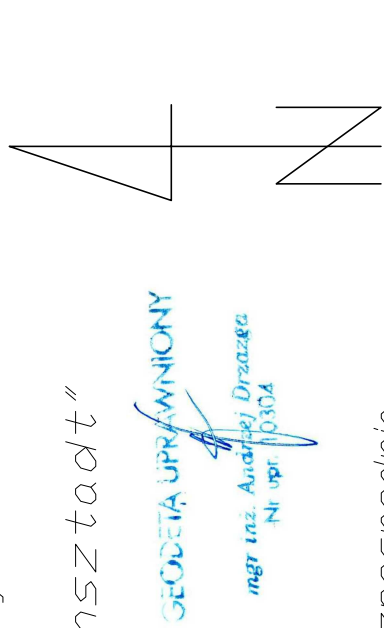

GEODETA UPRAWNIENY
mgr inż. Andrzej Draszka
Nr opr 10304

Ustawa z dnia 17.06.1989 r.
Prawo geodezyjne i kartograficzne
(tj. Dz. U. z 2000 r. Nr 180, poz. 1080 z późn. zmianami)
rozporządzenia i rozporządzenia oraz
rozporządzenia w celu rozporządzenia
i rozporządzenia niniejszej mapy
wymaga pozwolenia Starosty

STAROSTWO POWIATOWE
w Wałnerowie
POWIATOWY OŚRODEK DOKUMENTACJI
GEODEZYJNO-KARTOGRAFICZNEJ
W sprawie: pozwolenia na wydanie mapy
opracowania: 2433/2013
w dniu: 03.06.2013
Mape można skłuzić do celów projektowych.
Przebieganie obiekty budowlane wytyczające pozwolenia na
budowę podlegają wytyczeniu i inwentaryzacji przez jednostkę
wykonawstwa geodezyjnego.


Z up. Starosty
Kierownik: **PODOLSKA**
Dorota Zimarska

03.06.2013

BUDOWA CHODNIKA I KANALIZACJI DESZCZOWEJ NA UL. ŚWIĘTOJAŃSKIEJ W RUMI

PLAN SYTUACYJNO-WYSOKOŚCIOWY

Dz. Nr 172/51; 262/1; 333/1; 333/2; 333/3; Obręb 18
skala 1:500

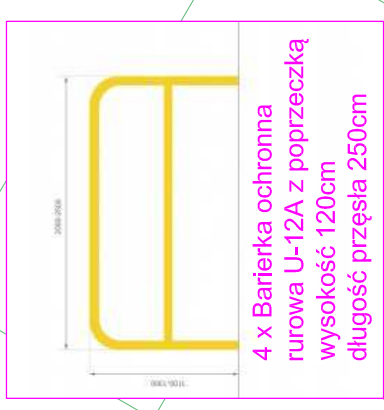

LEGENDA :

- Proj. wjazd z kostki bet. koloru czerwonego
- Proj. chodnik z kostki bet. koloru szarego
- Proj. zieleni
- Proj. krawężnik wystający/wtopiony
- Proj. obrzeże
- Proj. zmiana koloru kostki
- Proj. spadki poprzeczne
- Wymiarowanie
- Proj. barierka ochronna U-12A z poprzeczką

PROJEKTY
BUDOWLANE

ul. Nowa 54/2, 84-240 Reda
e-mail: kprojekty.budowlane@gmail.com

Branża:	Drogonia	Skala	
Investycja:	Budowa chodnika i kanalizacji deszczowej na ul. Świętojańskiej odcinek od ul. Piłsudskiego do ul. Kochanowskiego w Rumie	1:500	
Adres:	ul. Świętojańska, Rumia, woj. Pomorskie	Data	
Investor:	Gmina Miejska Rumia ul. Sobieskiego 7, 84-230 Rumia	07.2013	
Temat:	Plan Sytuacyjny-Wysokościowy	Rys. 1	
Projektował:	inż. Andrzej Kądzierzak upr. nr 83/Gd/97		

